


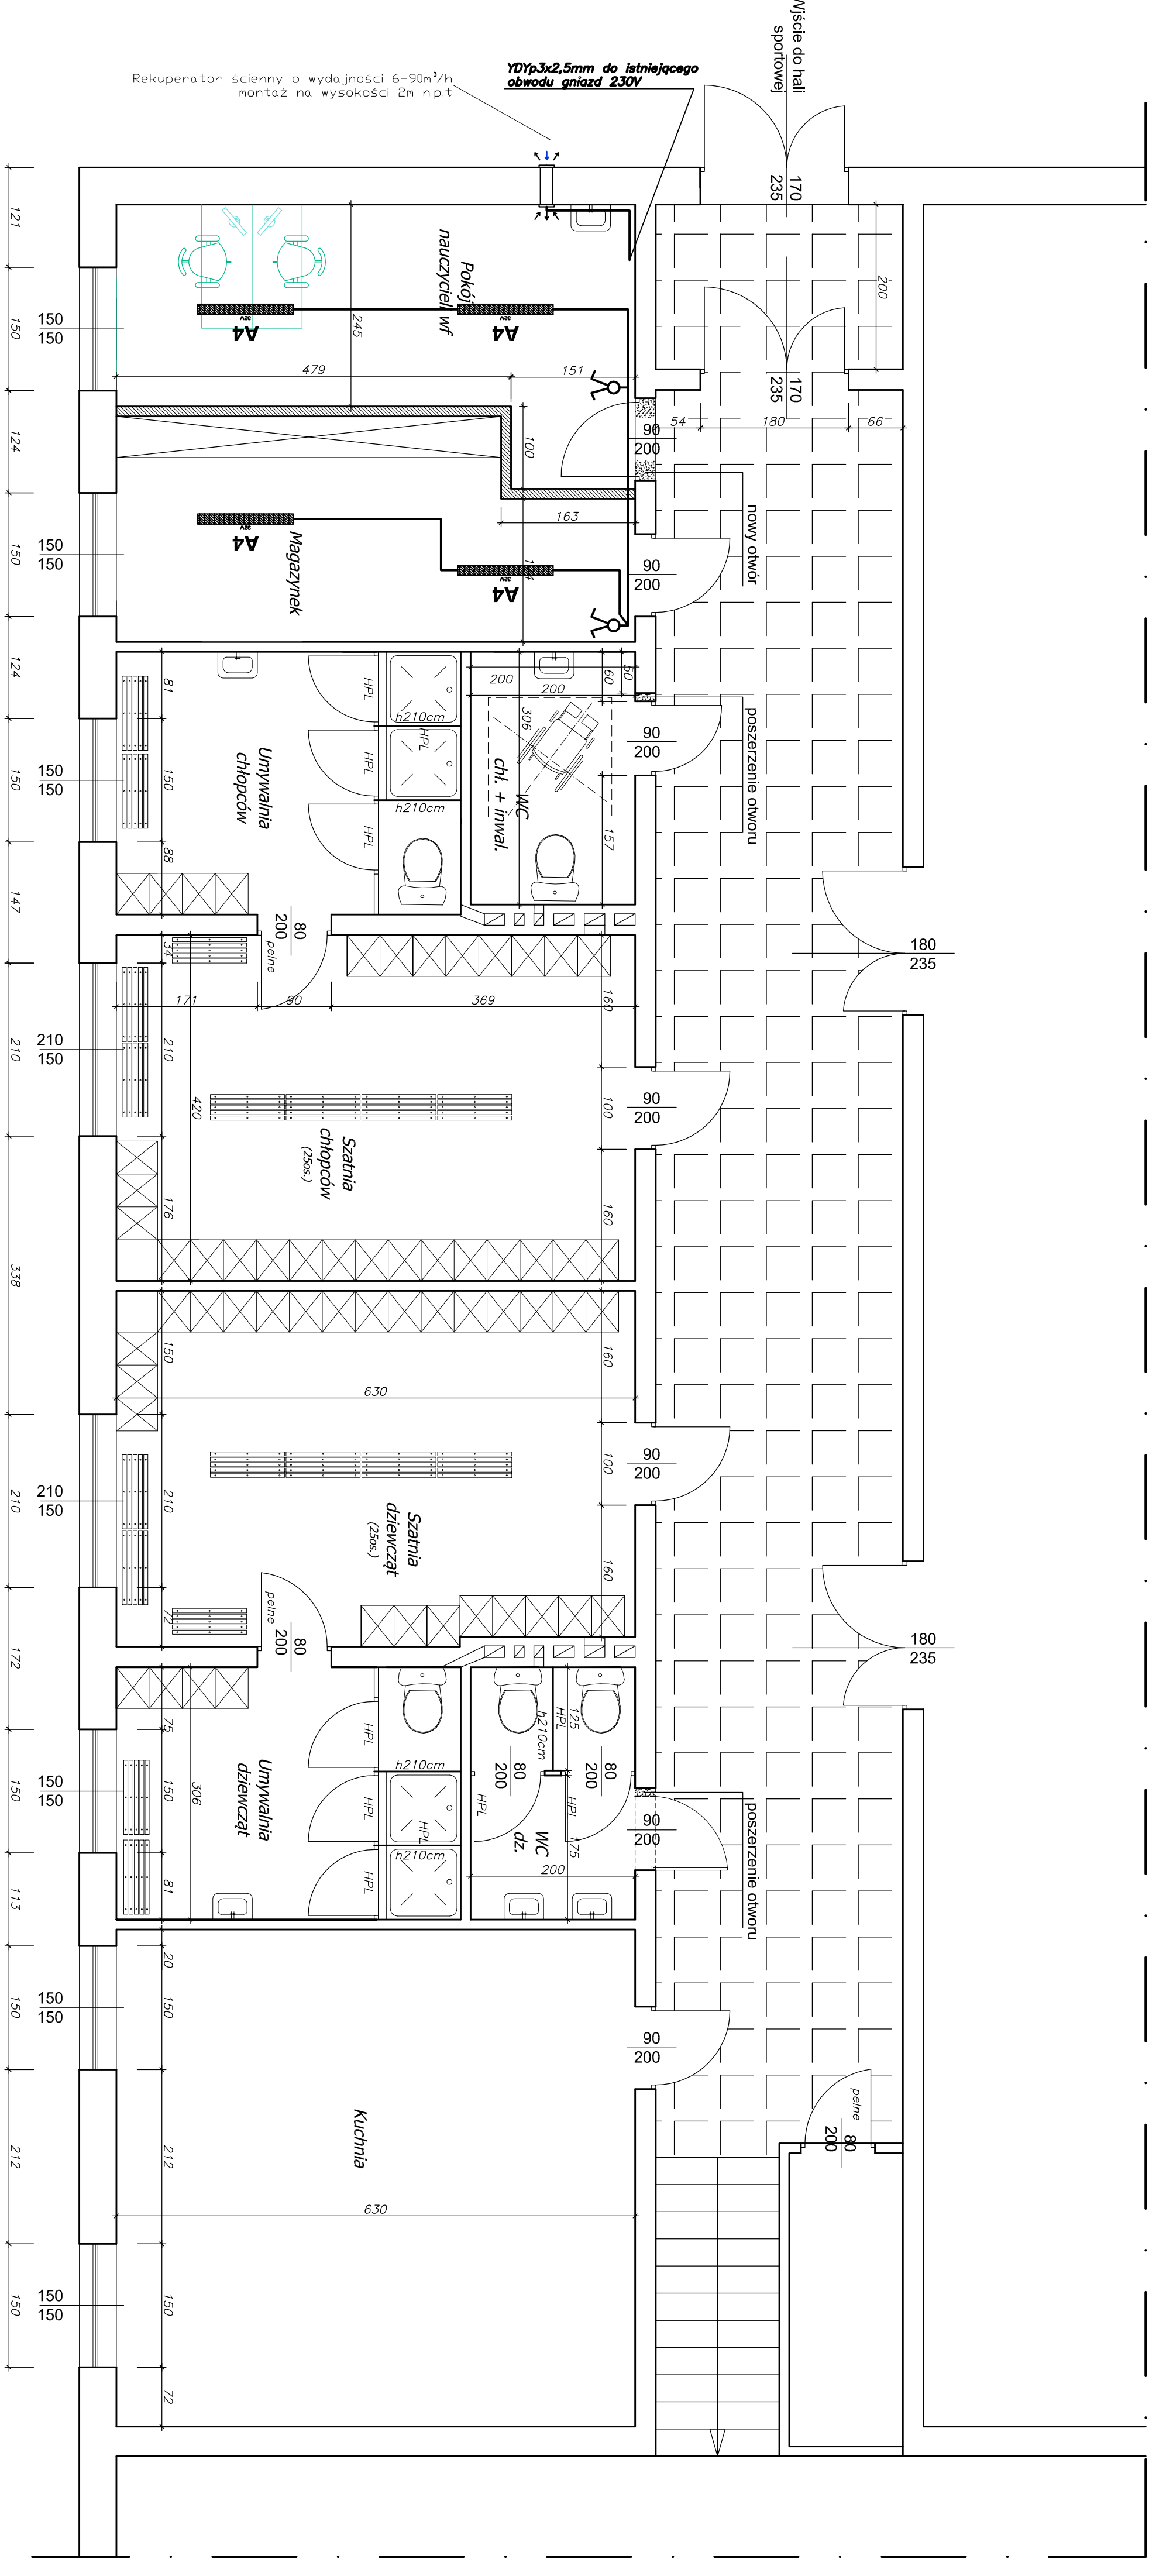

A4
istniejące oprawy oświetleniowe

USŁUGI PROJEKTOWE DORADZTWO BUDOWLANE I INWESTYCYJNE			
obiekt:		MODERNIZACJA POMIESZCZEŃ SZATNI PRZY SZKOLE PODSTAWOWEJ W BRZOZIE SZKOŁY PODSTAWOWEJ W BRZOZIE N4 DZIAŁCE NR 190/5, 190/7 - obs. BRZOZIE jednostka wykonawcza 040204_2 BRZOZIE	
inwestor:		GMINA BRZOZIE BRZOZIE 50	
rys. nr		1e	
instalacje elektryczne:		Leszek Dąbrowski UPR nr GPTJ342/100/IO/93	
projekt:		Skala 1:50	

Data : 30.01.2026r