
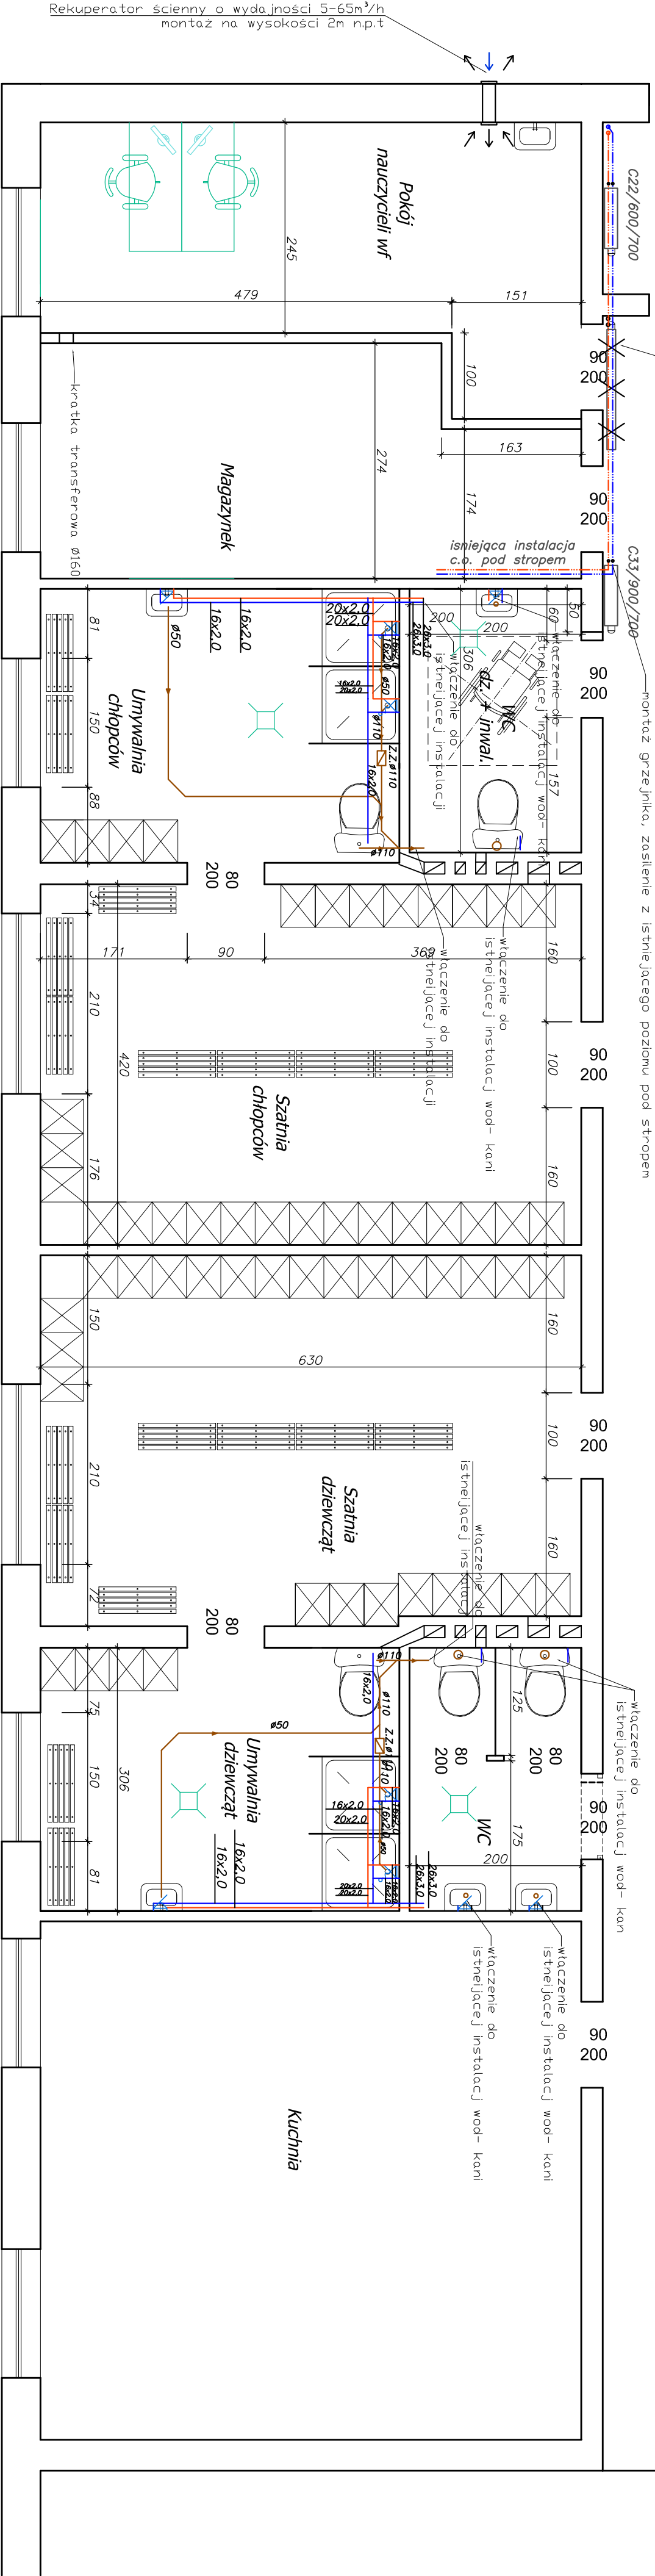


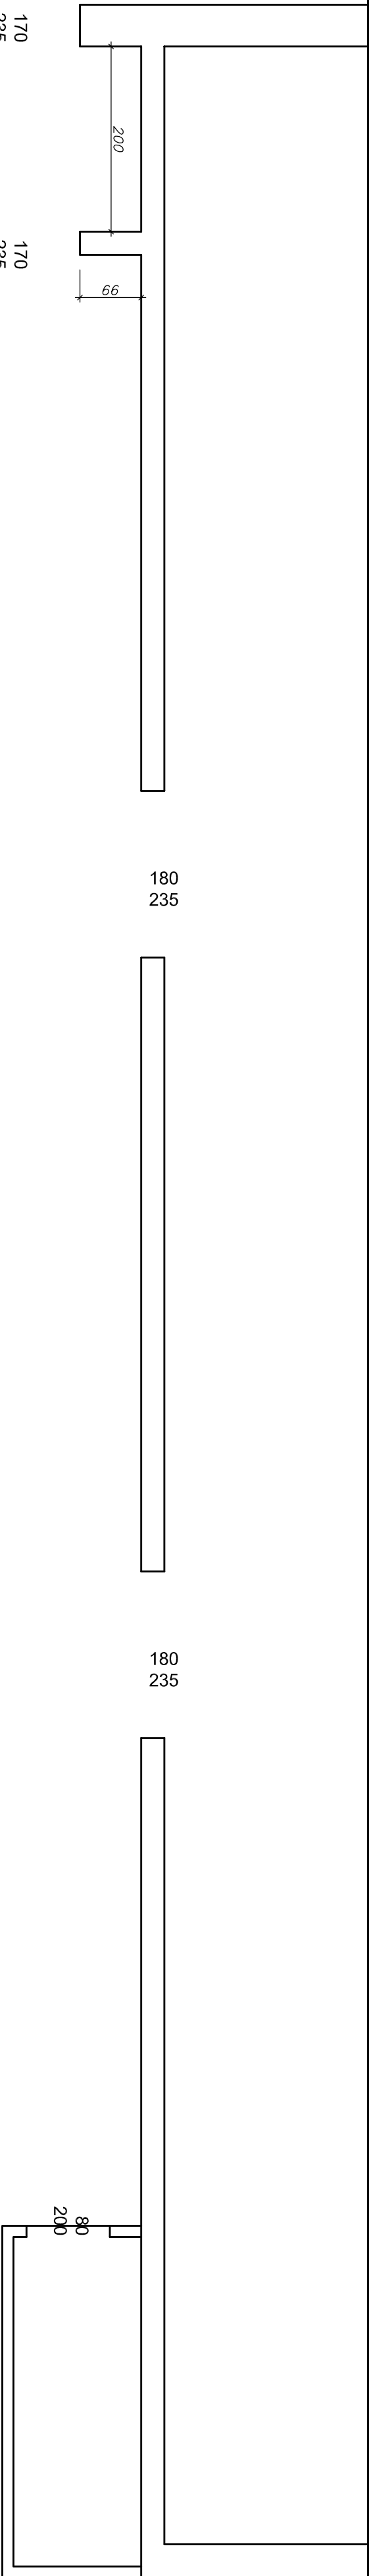

- Legenda:**
- Instalację z w. oraz c.w.u. wykonac z Pex/Alu/Pex w systemie zaciśkowym. Nieopisane galazki wykonac z Pex/Alu/Pex 16x2,0
- ciepła woda użytkowa
 - zimna woda
 - cyrkulacja
- Instalację kanalizacji sanitarnej wykonac z rur PP-b ze spodem minimalnym 2%
- Z.2.0110** — kanalizacja sanitarna
- Instalację c.o. w zakresie galazek zasilajacych grzejnik, wykonac z rur węglowych, zewnatrznie ocynkowanych system zaprasowywany. Galazki zasilajace 15x1,2
- c.o. zasila stół węgla zewnatrznie ocynkowany 15x1,2
 - c.o. powrot stół węgla zewnatrznie ocynkowany 15x1,2 — c.o. — c.o. zasila — istniejaca instalacja stal
 - c.o. powrot — istniejaca instalacja stal
- Uwagi:
- Instalacja wodociągowa wykonana podopodatkowo, w izolacji termicznej.
 - Przejścia przez przegrody budowlane, nalezy wykonac w tulejach stalowych.
 - Roboty nalezy wykonac zgodnie ze sztuką budowlaną oraz obowiązujacyimi przepisami.
 - Miejsce włączenia do istniejcej instalacji uzgodnic z inwestorem, przed przystapieniem do wykonywania robót.

USŁUGI PROJEKTOWE. DORADZTWO BUDOWLANE I INWESTYCYJNE			
obiekt:	MODERNIZACJA POMIESZCZEŃ SZATNI PRZY SALI GIMNASTYCZNEJ SZKOŁY PODSTAWOWEJ W BRZOZU NA DZIAŁCE NR 190/5, 190/7 - obręb BRZOZIE jednostka ewidencyjna 040204.2 BRZOZIE		
inwestor:	GMINA BRZOZIE		
rys. nr	87-313 BRZOZIE, BRZOZIE 50		
25	RZUT PARTERU - ins. wódkan, CO projektowane		
instalacje sanitarne:	mgr inż. Tomasz Makiewicz	projekt:	Skala 1:50
asystent projektanta:	mgr inż. Agata Bieńkowska	projekt:	

Data : 30.01.2026r