


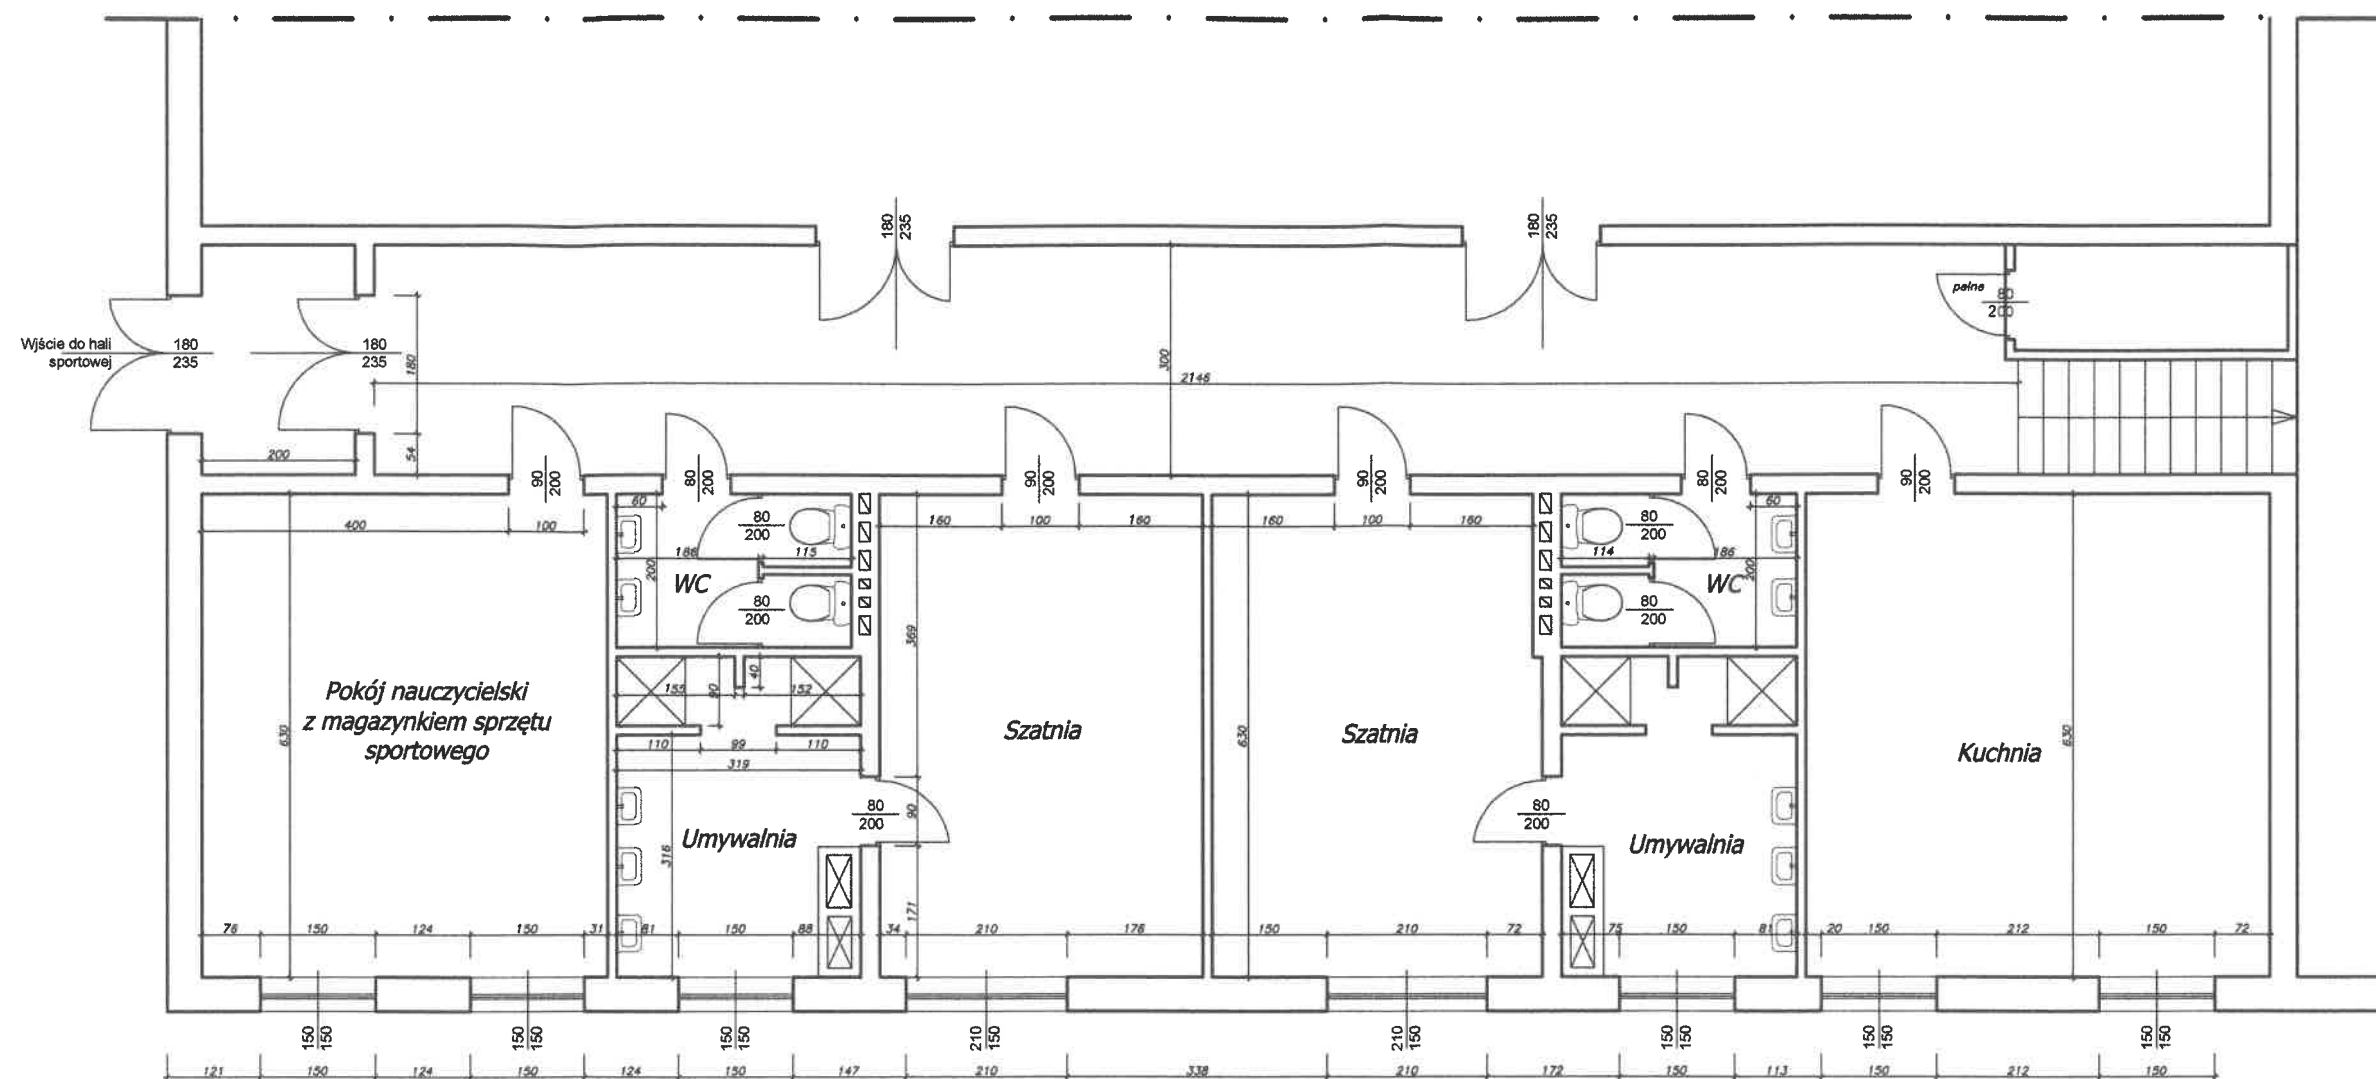

USŁUGI PROJEKTOWE, DORADZTWO BUDOWLANE I INWESTYCYJNE		
obiekt:	MODERNIZACJA POMIESZCZEŃ SZATNI PRZY SALI GIMNASTYCZNEJ SZKOŁY PODSTAWOWEJ W BRZOZIU NA DZIAŁCE NR 190/5, 190/7 - obręb BRZOZIE jednostka ewidencyjna 040204_2 BRZOZIE	
inwestor:	GMINA BRZOZIE 87-313 BRZOZIE, BRZOZIE 50	
rys. nr 2	RZUT PARTERU - inwentaryzacja	Skala 1:100
architektura:	mgr inż. arch. Beata Smaga upr. nr 63/2009	podpis:
konstruktor:	mgr inż. Dionizy Smaga upr. nr KUP/0005/POOK/06	podpis:
instalacje sanitarne:	mgr inż. Tomasz Małkiewicz upr. proj. KUP/0125/POOS/07	podpis:
instalacje elektryczne:	Leszek Dąbrowski upr nr GPI7342/100/TO/93	podpis:
Data : 30.01.2026r		