


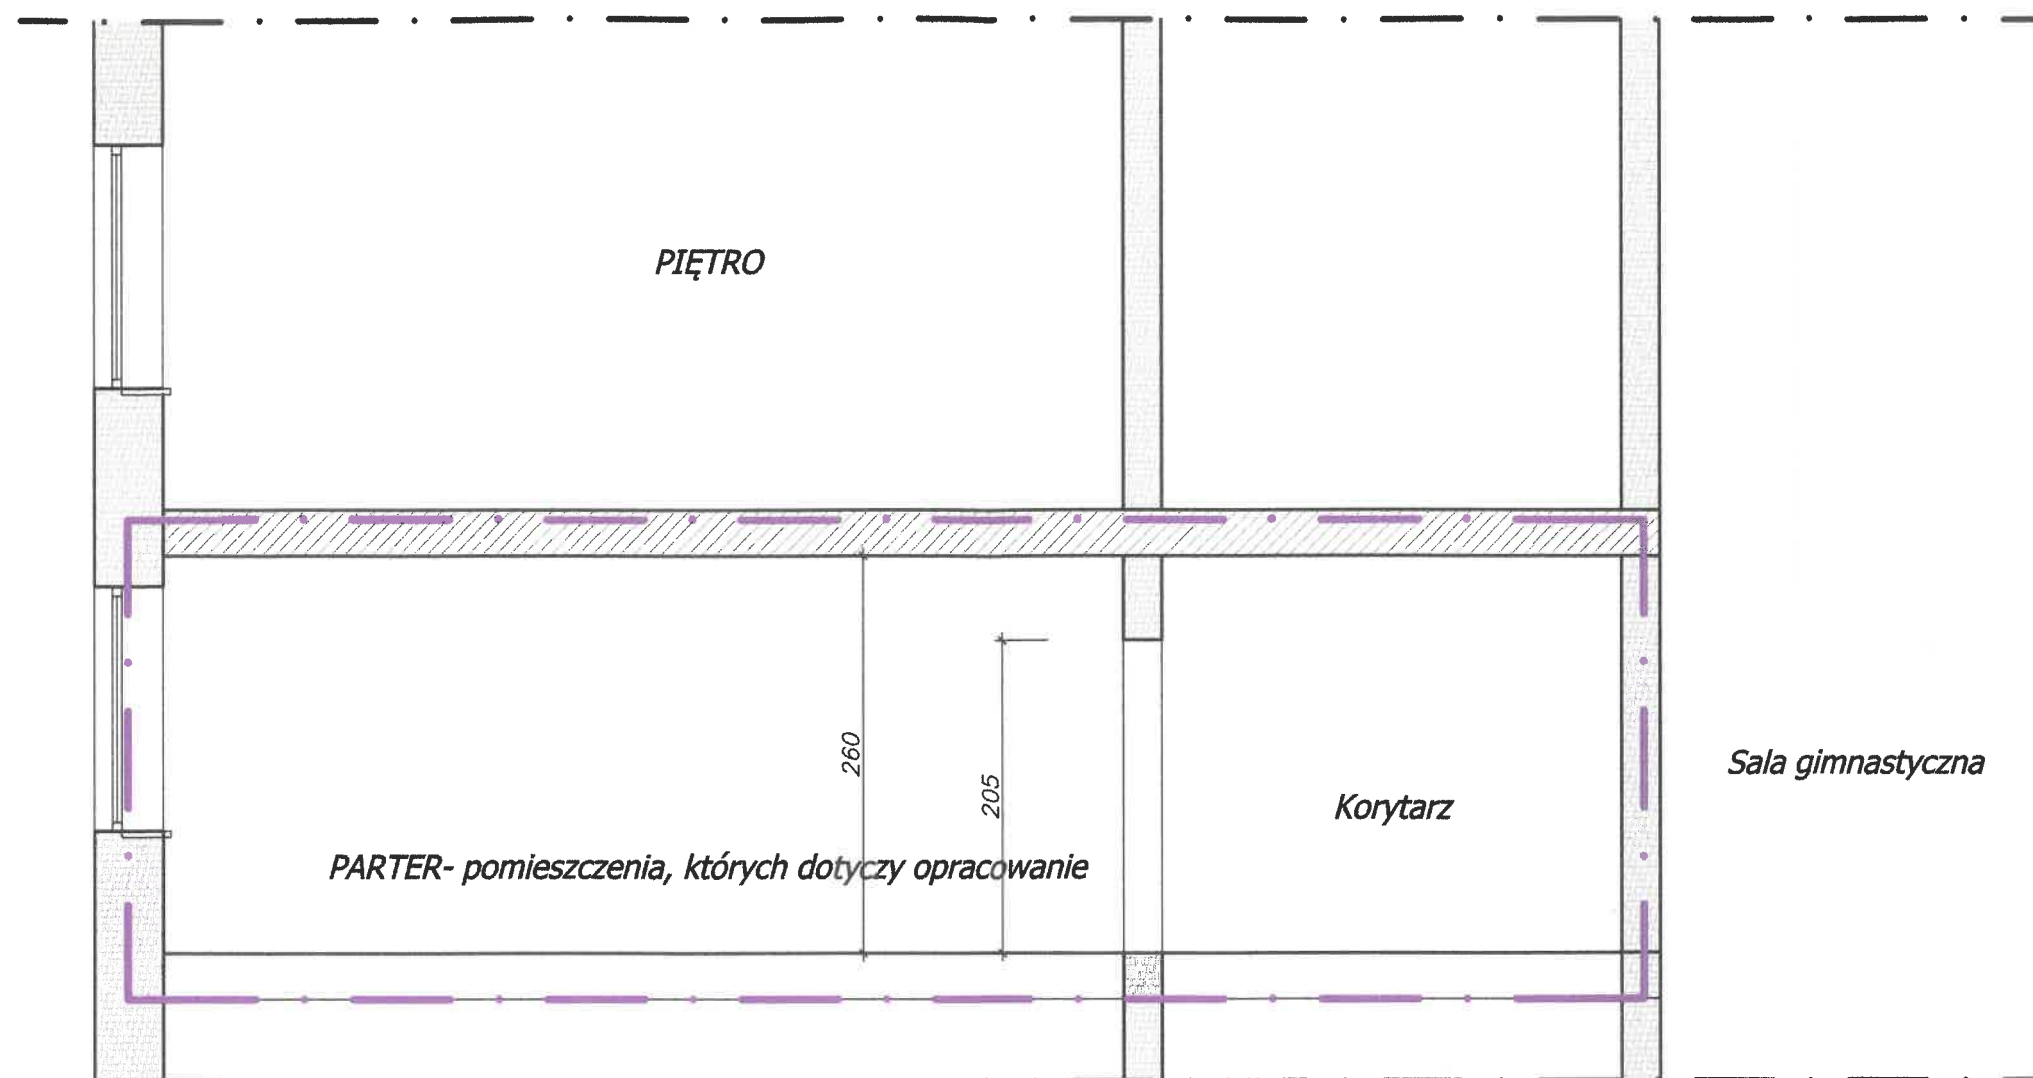

USŁUGI PROJEKTOWE, DORADZTWO BUDOWLANE I INWESTYCYJNE		
obiekt:	MODERNIZACJA POMIESZCZEŃ SZATNI PRZY SALI GIMNASTYCZNEJ SZKOŁY PODSTAWOWEJ W BRZOZIU NA DZIAŁCE NR 190/5, 190/7 - obręb BRZOZIE jednostka ewidencyjna 040204_2 BRZOZIE	
inwestor:	GMINA BRZOZIE 87-313 BRZOZIE, BRZOZIE 50	
rys. nr 5	SCHEMAT PRZEKROJU	Skala 1:50
architektura:	mgr inż. arch. Beata Smaga upr. nr 63/2009	podpis
konstruktor:	mgr inż. Dionizy Smaga upr. nr KUP/0005/POOK/06	podpis
instalacje sanitarne:	mgr inż. Tomasz Mańkiewicz upr. proj. KUP/0125/POOS/07	podpis
instalacje elektryczne:	Leszek Dąbrowski upr nr GPI7342/100/TO/93	podpis
Data : 30.01.2026r		